

ТОО ВОСТОКОБЛПРОЕКТ

ГОС ЛИЦЕНЗИЯ ГСЛ 15012141
от 25.06.2015г.




Реконструкция сетей водоснабжения с.Верхнеберезовский, Глубоковского района, ВКО

СТАДИЯ: РАБОЧИЙ ПРОЕКТ
ШИФР: 19-23

Том 5. Площадка водопроводных сооружений №1
Альбом 4. Контрольно-пропускной пункт
19-23 - 10 - АС,ВК,ОВ,ЭОМ,ПС

Г. УСТЬ-КАМЕНОГОРСК
2025г.

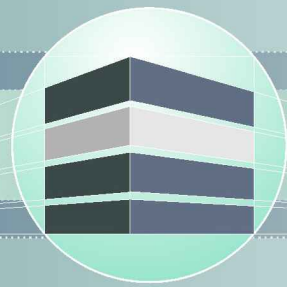

ТОО ВОСТОКОБЛПРОЕКТ



ГОС ЛИЦЕНЗИЯ ГСЛ 15012141
от 25.06.2015г.

Реконструкция сетей водоснабжения с.Верхнеберезовский, Глубоковского района, ВКО

СТАДИЯ: РАБОЧИЙ ПРОЕКТ
ШИФР: 19-23

Том 5. Площадка водопроводных сооружений №1

Альбом 4. Контрольно-пропускной пункт
19-23 - 10 - АС,ВК,ОВ,ЭОМ,ПС

ДИРЕКТОР
ГЛАВНЫЙ ИНЖЕНЕР ПРОЕКТА

ТОЛЕУКАНОВ О.Б.
КЕНЕСХАН Е.Д.




Г. УСТЬ-КАМЕНОГОРСК
2025г.

СОСТАВ ПРОЕКТА

№ тома	Обозначение	Наименование	Примечание
1		Паспорт	
2	ПЗ	Пояснительная записка	
3	19 -23 - ГП; ЭС; ЭН	Рабочие чертежи	
	Альбом 1. 19 -23 - ГП	Генеральный план	
	Альбом 2. 19 -23 - ЭС	Наружные сети электроснабжения напряжением 6 кВ	
	Альбом 3. 19 -23 - ЭС1,ЭС2	Внутриплощадочные сети электроснабжения	
	Альбом 4 19 -23 - ЭН1,ЭН2,ЭН3,ЭН4,ЭН5	Наружное и пожарное освещение	
4	19 -23 - НВК, НВ	Рабочие чертежи	
	Альбом 1. 19-23 - НВК	Площадки водозаборных и водопроводных сооружений	
	Альбом 2. 19 -23 - НВ	Наружные сети водоснабжения	
5	Площадка водозаборных сооружений		
	Альбом 1.19-23-1,2,3-ТХ,ОВ,АС,ЭОМ	Насосная станция I подъема	
	Площадка водопроводных сооружений №1		
	Альбом 2. 19-23-5,6,7,8-АС,АТХ	Резервуары чистой воды емк. 100м3	
	Альбом 3. 19-23-4-ТХ;АС;ОВ;ЭОМ	Насосная станция II подъема	
	Альбом 4.19-23-10-АС,ВК,ОВ,ЭОМ,ПО	Контрольно-пропускной пункт	
	Альбом 5. 19-23 -9-АС	Конструктивные решения вспомогательных сооружений	
	Площадка водопроводных сооружений №2		
	Альбом 6.19-23-14,15,16,17-АС,АТХ	Резервуары чистой воды емк. 100м3	
	Альбом 7.19-23-19-АС,ВК,ОВ,ЭОМ,ПО	Контрольно-пропускной пункт	
	Альбом 8. 19-23 -18-АС	Конструктивные решения вспомогательных сооружений	
6	19-23 - ПОС	Проект организации строительства	
7	19-23 - РООС	Раздел охраны окружающей среды	
8	19-23 - СМ	Сметная документация	

						19-23-СП			
						"Реконструкция сетей водоснабжения с.Верхнеберезовский, Глубоковского района, ВКО"			
Изм.	Кол.уч.	Лист	Недок.	Подпись	Дата				
Выполнил		Павлова			10.25	Контрольно-пропускной пункт	Стадия	Лист	Листов
Проверил		Павлова			10.25		РП	1	1
						Состав проекта	ООО "ВОСТОКОБЛПРОЕКТ " ГСЛ № 15012141		
Норм.контроль		Манапов			10.25				

 
 
План В1, К1

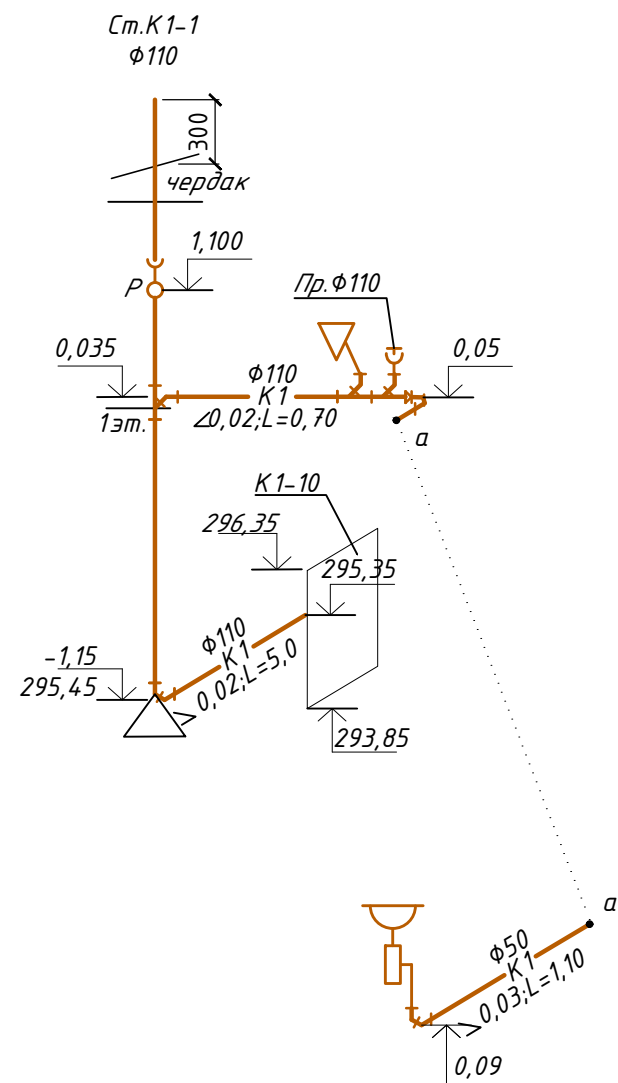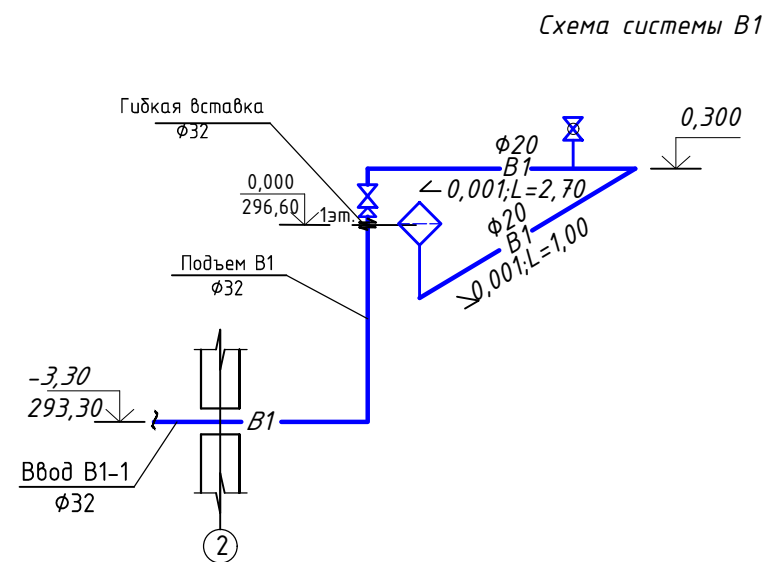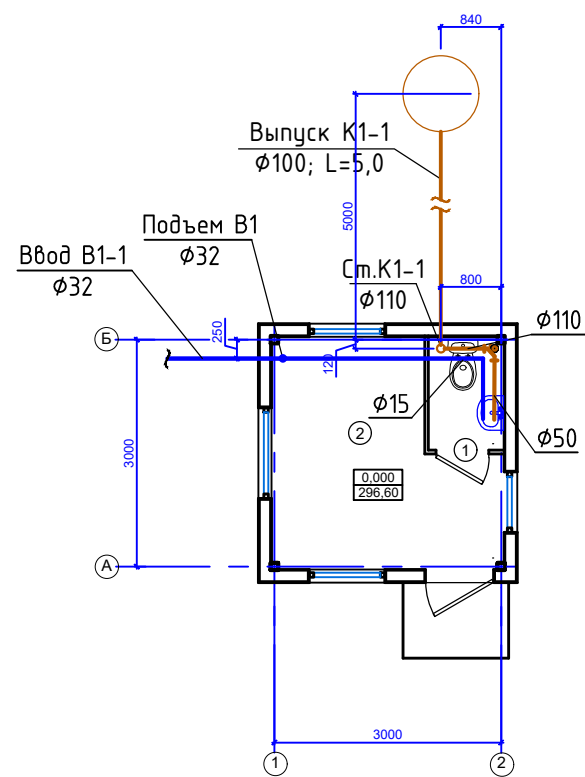

помещений

Примеч.	Площадь кв.м.	Наименование помещений	№
	6,25	охраны Комната	1
	6,65	Коридор	2
	1,35	Санузел	3
	14,25	Итого:	

Изм. №	подл.	Подпись и дата	Взам. инв. №

						19-23-10-ВК			
						Реконструкция системы водоснабжения с.Верхнеберезовский, Глубоковского района, ВКО			
Изм.	Кол.уч.	Лист	Ндок.	Подп.	Дата	Контрольно-пропускной пункт	Стадия	Лист	Листов
							РП	2	
Разработал	Абдиев				09.25	План В1, К1. Схема В1, К1.	ТОО "Востокоблпроект" ГСЛ №15012141		
Проверил	Павлова				09.25				
Норм.контроль	Мананов				09.25				

Спецификация оборудования, изделий и материалов											
Позиция	Наименование и техническая характеристика	Тип и марка обозначение документа материала	Код оборудования, изделий и материалов	Поставщик	Единица измерения	Количество	Масса единицы	Примечание			
	Хозяйственно-питьевой водопровод В1										
1	Вентиль запорный, муфтовый из серого ковкого чугуна на трубопроводах для воды и пара t до 225° С и Ру 1,6МПа Ф15	15кч18р ГОСТ 5762-2002	242-301-1201		шт	1	0,75				
2	Кран шаровой полнопроходной муфтовый латунный Ду 15 мм, Ру 1,6 МПа	11Б27П1 ГОСТ 21345-2005	242-207-3701		шт	1	0,154				
3	Гибкая подводка к унитазу Ф16; L=0,8м		261-301-0370		шт	1					
4	Труба стальная электросварная Ф32,0х3,0 (ввод)	ГОСТ 10705-80	241-102-0117		п.м.	5.0	2,89				
5	Переход концентрический приварной размерами 32х3,0-15х2,0	ГОСТ 17378-2001	241-114-0101		шт	1	0,13				
6	Труба напорная из полипропилена PP-R не армированная SDR11 PN10, 20х1,9мм	ГОСТ 32415-2013	241-205-1301		п.м.	4,0					
7	Муфта полипропиленовая PP-R комбинированная с наружной резьбой размерами 20х1/2"		241-211-1802		шт	2					
8	Антикоррозионное покрытие битумнополимерное ГТ-753Н в 2 слоя	ГОСТ 25129-82*			м2	0.5		объем дан на 1 слой			
9	Крепление труб из круглого металла, уголка				кг	2.0					
10	Компенсатор фланцевый(гибкая вставка), для воды Т до +130°С,PN16 DN 32	ГОСТ 27036-86	242-403-0101		шт	1.0					
	Хозяйственно-бытовая канализация К1										
1	Труба полиэтиленовая SDR 33 DN 110х3,4 мм (выпуск)	ГОСТ 22689-2014	241-203-0201		п.м.	5.0					
2	Труба полиэтиленовая SDR 33 DN 110х3,4 мм (стояк)	ГОСТ 22689-2014	241-203-0201		п.м.	6.9					
3	Труба полиэтиленовая SDR 33 DN 110х3,4 мм	ГОСТ 22689-2014	241-203-0201		п.м.	0.7					
4	Труба полиэтиленовая SDR 26 DN 50х3,0 мм	ГОСТ 22689-2014	241-203-0101		п.м.	1.1					
5	Ревизия Ф110	ГОСТ 22689-2014	241-220-0103		шт	1					
6	Прочистка Ф110	ГОСТ 22689-2014	241-220-0103		шт	1					
7	Крепление труб из круглого металла, уголка				кг	6.0					
	Сантехнические приборы										
1	Умывальник без пьедестала полукруглый без спинки	ГОСТ 30493-96	244-101-0101		шт	1					
2	Смеситель для умывальника однорукояточный/двухрукояточный с прямым изливом набоортный/настенный, излив с аэратором	ГОСТ 25809-96	244-104-0408		шт	1					
3	Пьедестал для умывальника	ГОСТ 30493-96	244-104-0101		шт	1					
4	Сифон бумылочный унифицированный с выпуском для умывальников, моек СБУ	ГОСТ 23289-94	244-104-0601		шт	1					
5	Унитаз с косым выпуском с цельноотлитой полочкой	ГОСТ 30493-96	244-101-0301		шт	1					
6	Бачок смывной устанавливаемый на унитазе с верхним пуском	ГОСТ 30493-96	244-101-0601-0002		шт	1					
7	Слив для унитаза	ГОСТ 23289-94	244-104-0801		шт	1					
8	Бетон тяжелый класса В 7.5, сульфатостойкий	ГОСТ 7473-2010	212-101-1700		м³	0,115					
Взам. инв. №											
		19-23-10-ВКСО									
		Реконструкция системы водоснабжения с.Верхнеберезовский, Глубоковского района, ВКО									
								Стадия	Лист	Листов	
Подпись и дата								Контрольно-пропускной пункт	РП	1	1
		Разработал		Абдиев		09.25		Спецификация оборудование, изделий и материалов		ТОО "Востокоблпроект" ГСЛ №15012141	
		Проверил		Павлова		09.25					
Норм.контроль		Мананов		09.25							