

ТОО ВОСТОКОБЛПРОЕКТ

ГОС ЛИЦЕНЗИЯ ГСЛ 15012141
от 25.06.2015г.



Строительство сетей водоснабжения и водозаборных сооружений в с.Сахновка, Бородулихинского района, области Абай


СТАДИЯ: РАБОЧИЙ ПРОЕКТ
ШИФР: 07-24

Том 5. Площадка водозаборных и водопроводных сооружений

Альбом 3. Насосная станция II подъема

07-24-5 - ТХ; ОВ; АС; ЭОМ

Г. УСТЬ-КАМЕНОГОРСК
2025г.

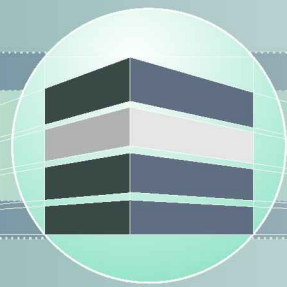

ТОО ВОСТОКОБЛПРОЕКТ

ГОС ЛИЦЕНЗИЯ ГСЛ 15012141
от 25.06.2015г.



Строительство сетей водоснабжения и водозаборных сооружений в с.Сахновка, Бородулихинского района, области Абай

СТАДИЯ: РАБОЧИЙ ПРОЕКТ
ШИФР: 07-24

Том 5. Площадка водозаборных и водопроводных сооружений

Альбом 3. Насосная станция II подъема

07-24 - 5 - ТХ; ОВ; АС; ЭОМ

ДИРЕКТОР
ГЛАВНЫЙ ИНЖЕНЕР ПРОЕКТА

ТОЛЕУХАНОВ О.Б.
КЕНЕСХАН Е.Д.

Г. УСТЬ-КАМЕНОГОРСК
2025г.

СОСТАВ ПРОЕКТА									
№ тома	Обозначение		Наименование			Примечание			
1			Паспорт						
2	ПЗ		Пояснительная записка						
3	07-24 - ГП, ЭС, ЭН		Рабочие чертежи						
	Альбом 1. 07-24 - ГП		Генеральный план						
	Альбом 2. 07-24 - ЭС		Наружные сети электроснабжения						
	Альбом 3 07-24 - ЭН		Наружное и пожарное освещение						
4	07-24-НВ,НБК		Рабочие чертежи						
	Альбом 1. 07-24-НБК		Площадка водозаборных и водопроводных сооружений						
	Альбом 2. 07-24-НВ		Наружные сети водоснабжения						
5			Площадка водозаборных и водопроводных сооружений						
	Альбом 1. 07-24-1,2-ТХ,ОВ,АС,ЭОМ		Насосная станция I подъема						
	Альбом 2. 07-24-3,4-ТХ,ОВ,АС,АТХ		Резервуары чистой воды емкостью 50м3						
	Альбом 3. 07-24-5-ТХ;АС;ОВ;ЭОМ		Насосная станция II подъема						
	Альбом 4. 07-24-6-АС,ВК,ОВ,ЭОМ,ПС		Контрольно-пропускной пункт						
			Площадка пожарных резервуаров						
	Альбом 5. 07-24-10,11-ТХ,АС		Пожарные резервуары емкостью 50 м3						
6	07-24 - ПОС		Проект организации строительства						
7	07-24 - РООС		Раздел охраны окружающей среды						
8	07-24 - СМ		Сметная документация						

						07-24-СП				
						Строительство сетей водоснабжения и водозаборных сооружений в с.Сахновка, Бородулихинского района, области Абай"				
Изм.	Кол.уч.	Лист	№док.	Подпись	Дата					
Выполнил	Павлова			<i>Tabf</i>	12.25	Насосная станция II подъема		Стадия	Лист	Листов
Проверил	Павлова			<i>Tabf</i>	12.25			РП	1	1
						Состав проекта		ТОО "ВОСТОКОБЛПРОЕКТ "		
Норм.контроль	Манапов			<i>OM</i>	12.25			ГСЛ № 15012141		

Формат А3

Лист	Наименование	Примечание
1	Общие данные	ОВ-1
2	План на отм. 0.000. Характеристика отопительно-вентиляционных систем.	
	Схема ВЕ1.	ОВ-2


Обозначение	Наименование	Примечание
	<u>Ссылочные документы</u>	
с. 5.904-51	Зонты и дефлекторы вентиляционных систем	
с.5.904-10	Узлы прохода вентиляционных вытяжных	
с.1.494-24	Стаканы для крепления крышных вентиляторов,	
	дефлекторов и зонтов	
	<u>Прилагаемые документы</u>	
07 -24 -5 - ОВ.СО	Спецификация оборудования, изделий и материалов	1 лист

Наименование здания (сооружения), помещения	Объем, м3	Периоды года при tн, °С	Расход тепла, Вт				Расход холода, ккал/ч	Устан. мощн. эл. дв. кВт
			на отопление	на вентиляцию	на ГВС	Общий		
Насосная станция 2-го подъема	см.часть АС	-37,3	7000	-	-	7000	-	-

						07-24-5-ОВ				
						"Строительство сетей водоснабжения и водозаборных сооружений в с.Сахновка, Бородулихинского района, области Абай"				
Изм.	Кол.уч.	Лист	№ док	Подпись	Дата					
						Насосная станция 2-го подъема		Стадия	Лист	Листов
ГИП		Кенесхан			05.25			РП	1	2
						Общие данные		ТОО "Востокоблпроект" ГСЛ №15012141		
Разработал		Бекимбаева			05.25					
Н. контр.		Мананов			05.25					


Экспликация помещений

№ помеще-ния	Наименование	Площадь, м2	Кат. помеще-ния
1	Машинный зал	33.64	
2	Переходная площадка	9.14	

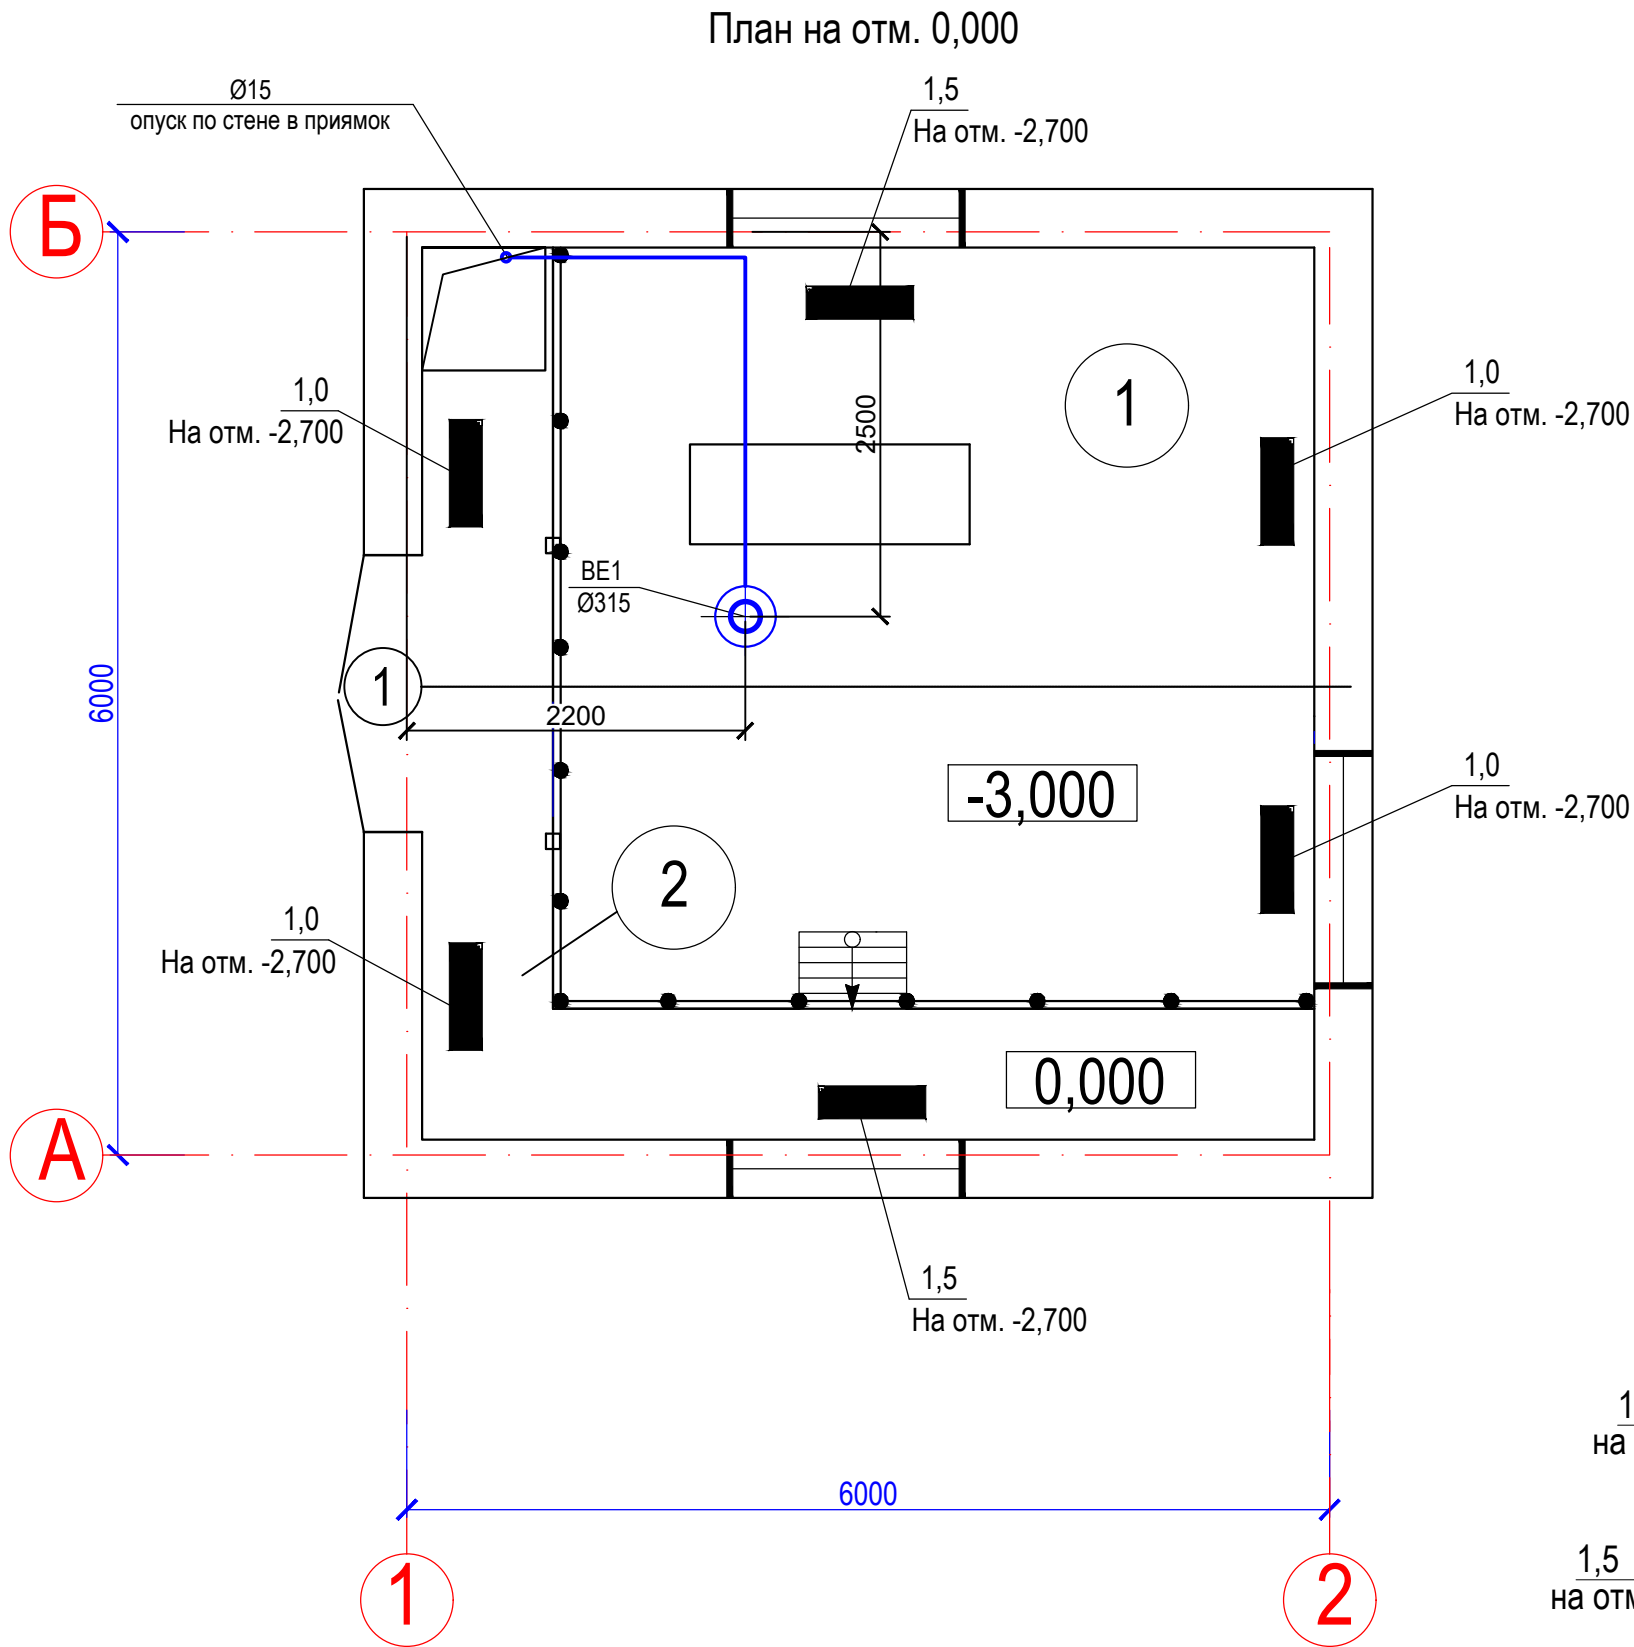

BE1

Дефлектор ДЗ15.00.000
с. 5.904-51

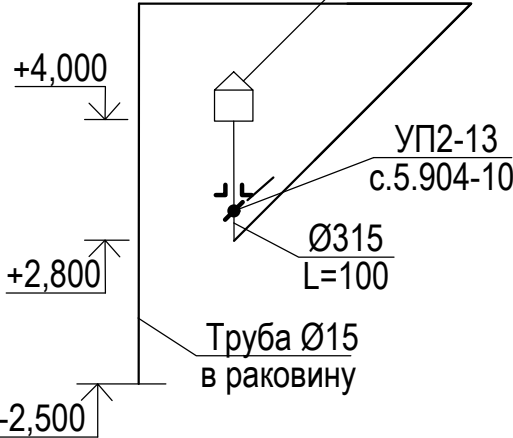

УСЛОВНЫЕ ОБОЗНАЧЕНИЯ

1,0
на отм.-2.700

- электроконвектор ЭВУБ мощностью 1.0 кВт

1,5
на отм.-2.700

- электроконвектор ЭВУБ мощностью 1.5 кВт

Характеристика отопительно-вентиляционных систем

Обозна- чение сис- темы	Кол. сис- тем	Наименование обслуживаемого помещения	Тип установки агрегата	Вентилятор					Электродвигатель		
				N	Схе- ма испол- нения	Поло- же- ние	L, м³/ч	P, Па	Тип, исполнение по взрыво- защите	n, об/мин	N, кВт
BE1	1	Машинный зал	Дефлектор Д315.00.000				100				

						07-24-5-ОВ			
						"Строительство сетей водоснабжения и водозаборных сооружений в с.Сахновка, Бородулихинского района, области Абай			
Изм.	Кол.уч.	Лист	№ док	Подпись	Дата				
						Насосная станция 2-го подъема	Стадия	Лист	Листов
ГИП		Кенесхан			05.25		РП	2	
						План на отм. 0.000. Характеристика отопительно-вентиляционных систем. Схема BE1.	ТОО "Востокоблпроект" ГСЛ №15012141		
Разработал		Бекимбаева			05.25				
Н. контр.		Маналов			05.25				

