

ТОО ВОСТОКОБЛПРОЕКТ

ГОС ЛИЦЕНЗИЯ ГСЛ 15012141
от 25.06.2015г.




Строительство сетей водоснабжения и водозаборных сооружений в с.Сахновка, Бородулихинского района, области Абай

СТАДИЯ: РАБОЧИЙ ПРОЕКТ
ШИФР: 07-24

Том 5. Площадка пожарных резервуаров
Альбом 5. Пожарные резервуары емкостью 50 м3
07-24-10,11-ТХ,АС

Г. УСТЬ-КАМЕНОГОРСК
2025г.

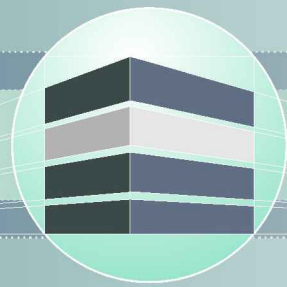

ТОО ВОСТОКОБЛПРОЕКТ

ГОС ЛИЦЕНЗИЯ ГСЛ 15012141
от 25.06.2015г.



Строительство сетей водоснабжения и водозаборных сооружений в с.Сахновка, Бородулихинского района, области Абай

СТАДИЯ: РАБОЧИЙ ПРОЕКТ
ШИФР: 07-24

 
Том 5. Площадка пожарных резервуаров
Альбом 5. Пожарные резервуары емкостью 50 м3
07-24-10,11-ТХ,АС

ДИРЕКТОР
ГЛАВНЫЙ ИНЖЕНЕР ПРОЕКТА

ТОЛЕУХАНОВ О.Б.
КЕНЕСХАН Е.Д.

Г. УСТЬ-КАМЕНОГОРСК
2025г.

СОСТАВ ПРОЕКТА			
№ тома	Обозначение	Наименование	Примечание
1		Паспорт	
2	ПЗ	Пояснительная записка	
3	07-24 - ГП, ЭС, ЭН	Рабочие чертежи	
	Альбом 1. 07-24 - ГП	Генеральный план	
	Альбом 2. 07-24 - ЭС	Наружные сети электроснабжения	
	Альбом 3 07-24 - ЭН	Наружное и пожарное освещение	
4	07-24-НВ,НБК	Рабочие чертежи	
	Альбом 1. 07-24-НБК	Площадка водозаборных и водопроводных сооружений	
	Альбом 2. 07-24-НВ	Наружные сети водоснабжения	
5	Площадка водозаборных и водопроводных сооружений		
	Альбом 1. 07-24-1,2-ТХ,ОВ,АС,ЭОМ	Насосная станция I подъема	
	Альбом 2. 07-24-3,4-ТХ,ОВ,АС,АТХ	Резервуары чистой воды емкостью 50м3	
	Альбом 3. 07-24-5-ТХ;АС;ОВ;ЭОМ	Насосная станция II подъема	
	Альбом 4. 07-24-6-АС,БК,ОВ,ЭОМ,ПС	Контрольно-пропускной пункт	
	Площадка пожарных резервуаров		
	Альбом 5. 07-24-10,11-ТХ,АС	Пожарные резервуары емкостью 50 м3	
6	07-24 - ПОС	Проект организации строительства	
7	07-24 - РООС	Раздел охраны окружающей среды	
8	07-24 - СМ	Сметная документация	

						07-24-СП			
						Строительство сетей водоснабжения и водозаборных сооружений в с.Сахновка, Бородулихинского района, области Абай"			
Изм.	Кол.уч.	Лист	№док.	Подпись	Дата				
						Площадка пожарных резервуаров	Стадия	Лист	Листов
Выполнил		Павлова			12.25		РП	1	1
Проверил		Павлова			12.25				
						Состав проекта	ООО "ВОСТОКОБЛПРОЕКТ "		
Норм.контроль		Манапов			12.25		ГСЛ № 15012141		

ВЕДОМОСТЬ ЧЕРТЕЖЕЙ ОСНОВНОГО КОМПЛЕКТА

Лист	Наименование	Примечание
1	Общие данные	ТХ-1
2	План на отм. 0,000. Разрез 1-1. Спецификация	материалы поставщика

ОБЩИЕ УКАЗАНИЯ

Пожаротушение

Противопожарные резервуары рассчитаны для пожаротушения школы. Расчетный расход воды на наружное пожаротушение и количество одновременных пожаров принимается в соответствии с требованиями Технического регламента «Общие требования к пожарной безопасности» Приложение 3,4.

-расход воды на наружное пожаротушение школы составляет 10 л/с, (приложение 4 Технического регламента). Строительный объем 4320 м3, школа одноэтажная, кирпичная.

Принимаем 2 пластиковых резервуара емкостью по 50 м3.

Настоящий проект выполнен в соответствии с экологическими, санитарно-гигиеническими, противопожарными требованиями и другими нормами и правилами и обеспечивает безопасную для жизни и здоровья людей эксплуатацию объекта при соблюдении предусмотренных рабочими чертежами мероприятий.

Главный инженер проекта




Кенесхан Е.Д.


						07-24-10,11-ТХ			
						"Строительство сетей водоснабжения и водозаборных сооружений в с.Сахновка, Бородулихинского района, области Абай"			
Изм.	Кол.уч.	Лист	№ док.	Подпись	Дата				
						Пожарные резервуары емкостью 50 м3	Стадия	Лист	Листов
Выполнил	Павлова				10.25		РП	1	2
Проверил	Павлова				10.25				
						Общие данные	ТОО "Востокблпроект" ГСЛ №15012141		
Норм.контроль	Манапов				10.25				

Согласовано				
	Взам. инв. №			
	Подпись и дата			
	Инв. № подл.			

План на отм. 0.000

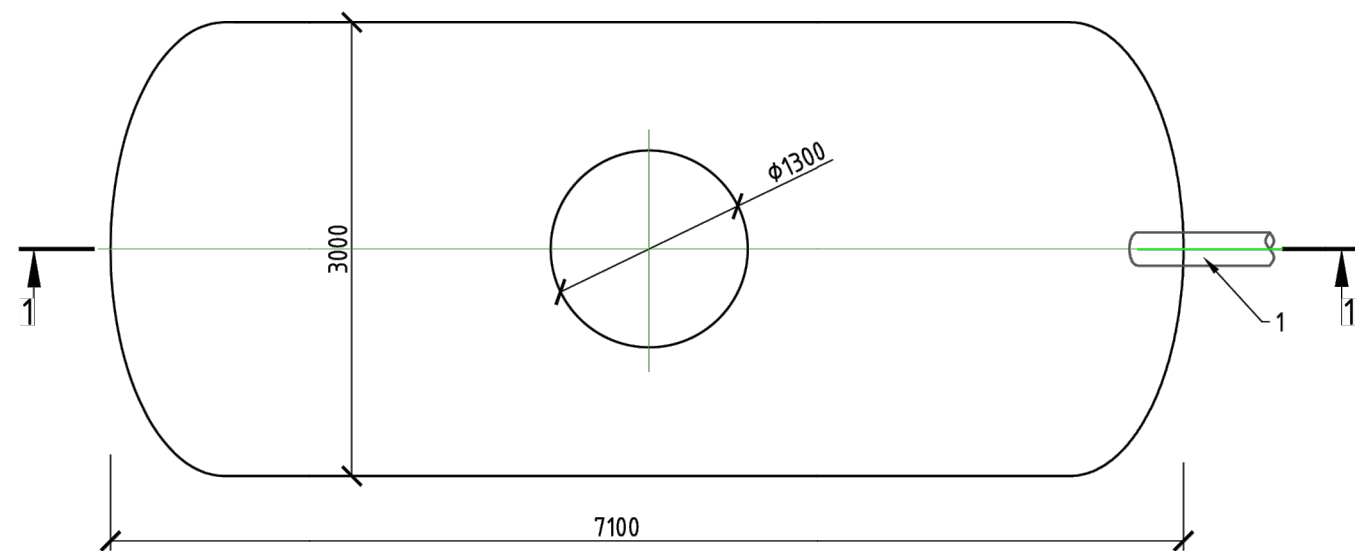

Разрез 1-1

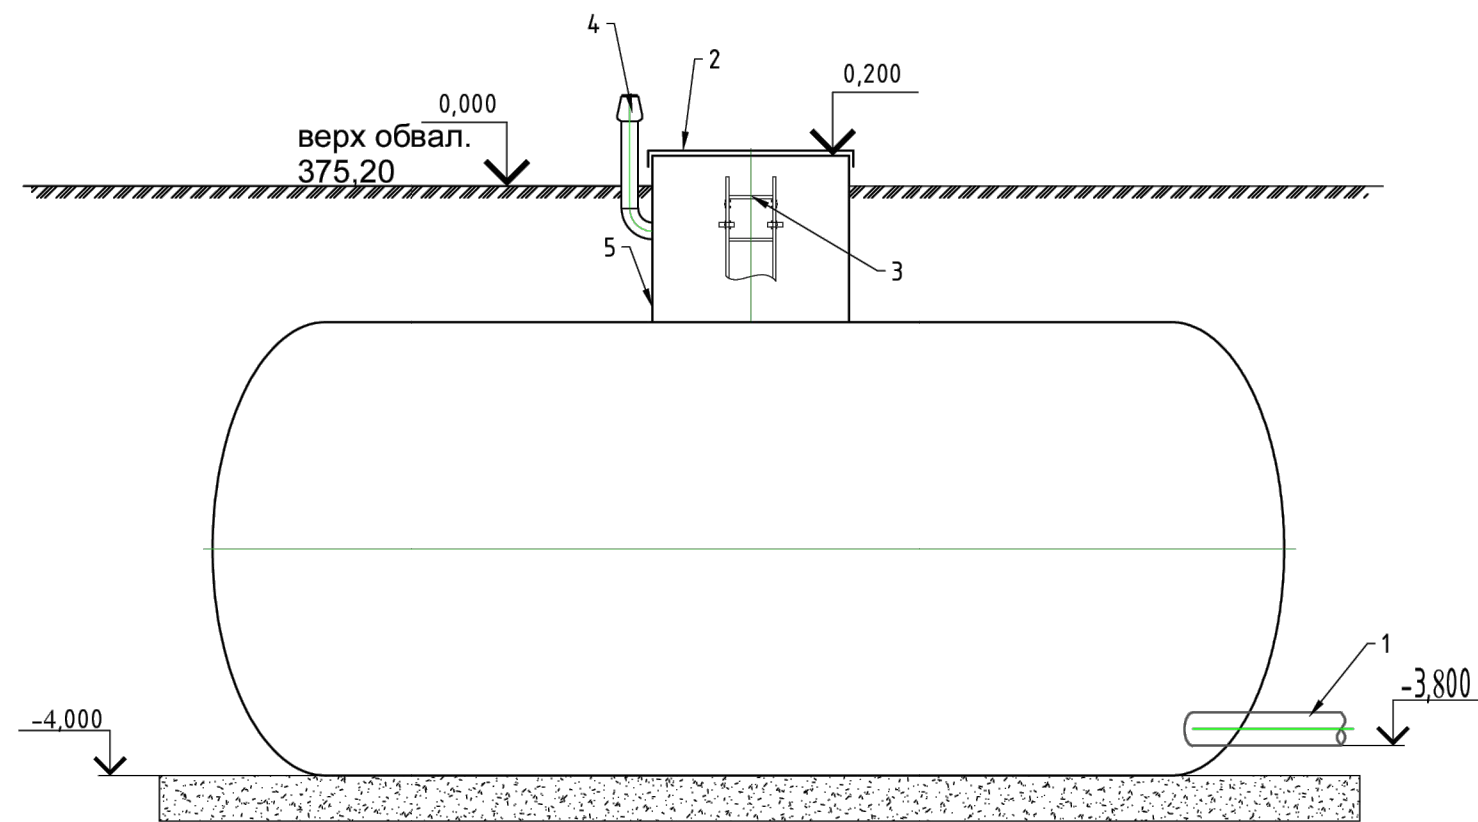

Спецификация оборудования			
Поз.	Наименование	Ед. изм.	Значение
	Оборудование		
	Емкость накопительная		ЛОС-Ем-50С/3,0-7,1/
	Материал корпуса		Армированный стеклопластик
	Габариты установки	мм.	Φ3000 мм., L=7100 мм.
	Спецификация оборудования		
1	Отводящий трубопровод, Φ	мм	219х6,0
	Материал трубопровода		стальная ГОСТ 10704-91
2	Крышка стеклопластиковая	компл.	1
3	Лестница	шт.	1
4	Вентиляционный стояк ПВХ Φ110	шт.	1
5	Горловина стеклопластиковая, Φ1300	шт.	1
6	Теплоизоляция (условно не показана)	компл.	1

Примечание:
1. Оборудование поставляется с открытой гильзой на подводящий трубопровод
2. Запрещается размещение вблизи сооружений проезжей части ближе чем на 3-5 метров от края корпуса
3. Фундаментная плита поставляется Заказчиком
4. Расчет фундаментной плиты выполняется проектной организацией
5. При наличии грунтовых вод предусмотреть пригруз для защиты установки от всплытия. Расчет на всплытие и пригруз выполняется проектной компанией

						6795-1			
						Строительство сетей водоснабжения и водозаборных сооружений в селе Сахновка, Бородулихинского района, области Абай			
Изм.	Кол. уч.	Лист	№ док.	Подп.	Дата	Накопительная емкость	Стадия	Лист	Листов
Разработал		Коваль					РП	1	2
Проверил		Садвакасов				План на отм. 0.000 Разрез 1-1 Спецификация	ТОО "Ecolos Engineering" 2025 г.		

Привязан		07-24-10,11-ТХ	
Выполнил	Павлова	Табл	10.25
Инв. N			