

ТОО ВОСТОКОБЛПРОЕКТ

ГОС ЛИЦЕНЗИЯ ГСЛ 15012141
от 25.06.2015г.




Строительство сетей водоснабжения и водозаборных сооружений в с.Красный Яр, Бородулихинского района, области Абай

СТАДИЯ: РАБОЧИЙ ПРОЕКТ
ШИФР: 06-24

Том 5. Площадка водозаборных сооружений
Альбом 1. Насосная станция I подъема
06-24 - 1,2 - ТХ, ОВ, АС, ЭОМ

Г. УСТЬ-КАМЕНОГОРСК
2025г.

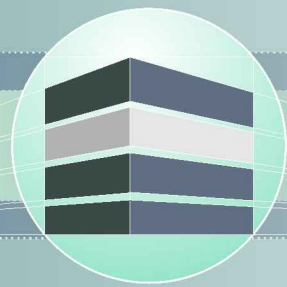

ТОО ВОСТОКОБЛПРОЕКТ



ГОС ЛИЦЕНЗИЯ ГСЛ 15012141
от 25.06.2015г.

Строительство сетей водоснабжения и водозаборных сооружений в с.Красный Яр, Бородулихинского района, области Абай

СТАДИЯ: РАБОЧИЙ ПРОЕКТ
ШИФР: 06-24

Том 5. Площадка водозаборных сооружений
Альбом 1. Насосная станция I подъема
06-24 - 1,2 - ТХ, ОВ, АС, ЭОМ

ДИРЕКТОР
ГЛАВНЫЙ ИНЖЕНЕР ПРОЕКТА


ТОЛЕУХАНОВ О.Б.
КЕНЕСХАН Е.Д.

Г. УСТЬ-КАМЕНОГОРСК
2025г.

СОСТАВ ПРОЕКТА			
№ тома	Обозначение	Наименование	Примечание
1		Паспорт	
2	ПЗ	Пояснительная записка	
3	06-24 - ГП, ЭС, ЭС1, ЭН	Рабочие чертежи	
	Альбом 1. 06-24 - ГП	Генеральный план	
	Альбом 2. 06-24 - ЭС	Наружные сети электроснабжения напряжением 6 кВ	
	Альбом 3. 06-24 - ЭС1;ЭН	Электроснабжение. Внутриплощадочные сети.	
		Наружное освещение.	
4	06-24-НВ1, НВ2, НВК, НВ3	Рабочие чертежи	
	Альбом 1. 06-24-НВ1	Площадка водозаборных сооружений	
	Альбом 2. 06-24-НВ2	Водоводы	
	Альбом 3. 06-24-НВК	Площадка водопроводных сооружений	
	Альбом 4. 06-24-НВ3	Наружные сети водоснабжения	
5	Площадка водозаборных сооружений		
	Альбом 1. 06-24-1,2-ТХ,ОВ,АС,ЭОМ	Насосная станция I подъема	
	Площадка водопроводных сооружений		
	Альбом 2. 06-24-3,4-ТХ,ОВ,АС,АТХ	Резервуары чистой воды емк. 100м3	
	Альбом 3. 06-24-5-ТХ;АС;ОВ;ЭОМ	Насосная станция II подъема	
	Альбом 4. 06-24-6-АС,ВК,ОВ,ЭОМ,ПС	Контрольно-пропускной пункт	
6	06-24 - ПОС	Проект организации строительства	
7	06-24 - РООС	Раздел охраны окружающей среды	
8	06-24 - СМ	Сметная документация	

						06-24-СП				
						Строительство сетей водоснабжения и водозаборных сооружений в с.Красный Яр, Бородулихинского района, области Абай"				
Изм.	Кол.уч.	Лист	№ док.	Подпись	Дата					
Выполнил		Павлова			12.25	Насосная станция I подъема		Стадия	Лист	Листов
Проверил		Павлова			12.25			РП	1	1
						Состав проекта		ООО "ВОСТОКОБЛПРОЕКТ "		
Норм.контроль		Манапов			12.25			ГСЛ № 15012141		

Ведомость рабочих чертежей основного комплекта		
Лист	Наименование	Примечание
1	Общие данные	ОВ-1
2	План на отм. 0.000. Разрез 1-1. Схема системы вентиляции ВЕ1.	ОВ-2

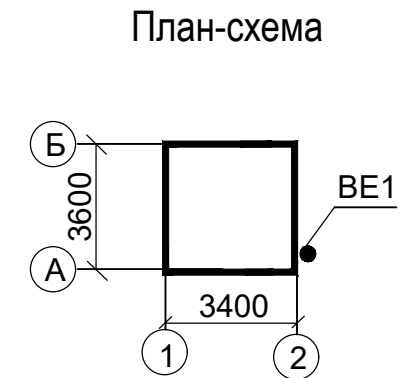



Обозначение	Наименование	Примечание
	<u>Ссылочные документы</u>	
серия 5.904-51	Зонты и дефлекторы вентиляционных систем	
серия 5.904-13	Заслонки воздушные унифицированные для систем	
	вентиляции	
	<u>Прилагаемые документы</u>	
06 -24 - 1,2 - ОВ.СО	Спецификация оборудования, изделий и материалов	1 лист

Наименование здания (сооружения), помещения	Объем, м3	Периоды года при tн, °С	Расход тепла, Вт				Расход холода, ккал/ч	Устан. мощн. эл. дв. кВт
			на отопление	на вентиляцию	на ГВС	Общий		
Насосная станция 1-го подъема	34,3	-37,3	3000	-	-	3000	-	-


Главный инженер проекта _____ Кенесхан Е.Д.

						06-24-1,2-ОВ			
						"Строительство сетей водоснабжения и водозаборных сооружений в с. Красный Яр, Бородулихинского района, области Абай"			
Изм.	Кол.уч.	Лист	№ док	Подпись	Дата				
						Насосная станция I подъема Сооружение 1, 2	Стадия	Лист	Листов
ГИП		Кенесхан			05.25		РП	1	2
						Общие данные	ТОО "Востокоблпроект" ГСП №15012141		
Разработал		Бекимбаева			05.25				
Н. контр.		Маналов			05.25				

План на отм. 0.000

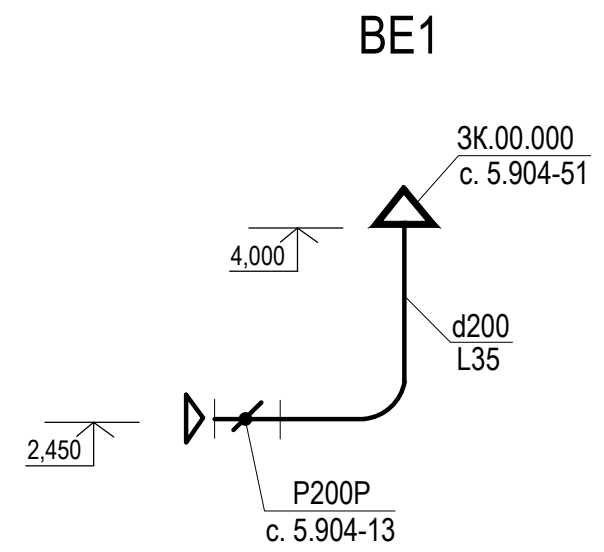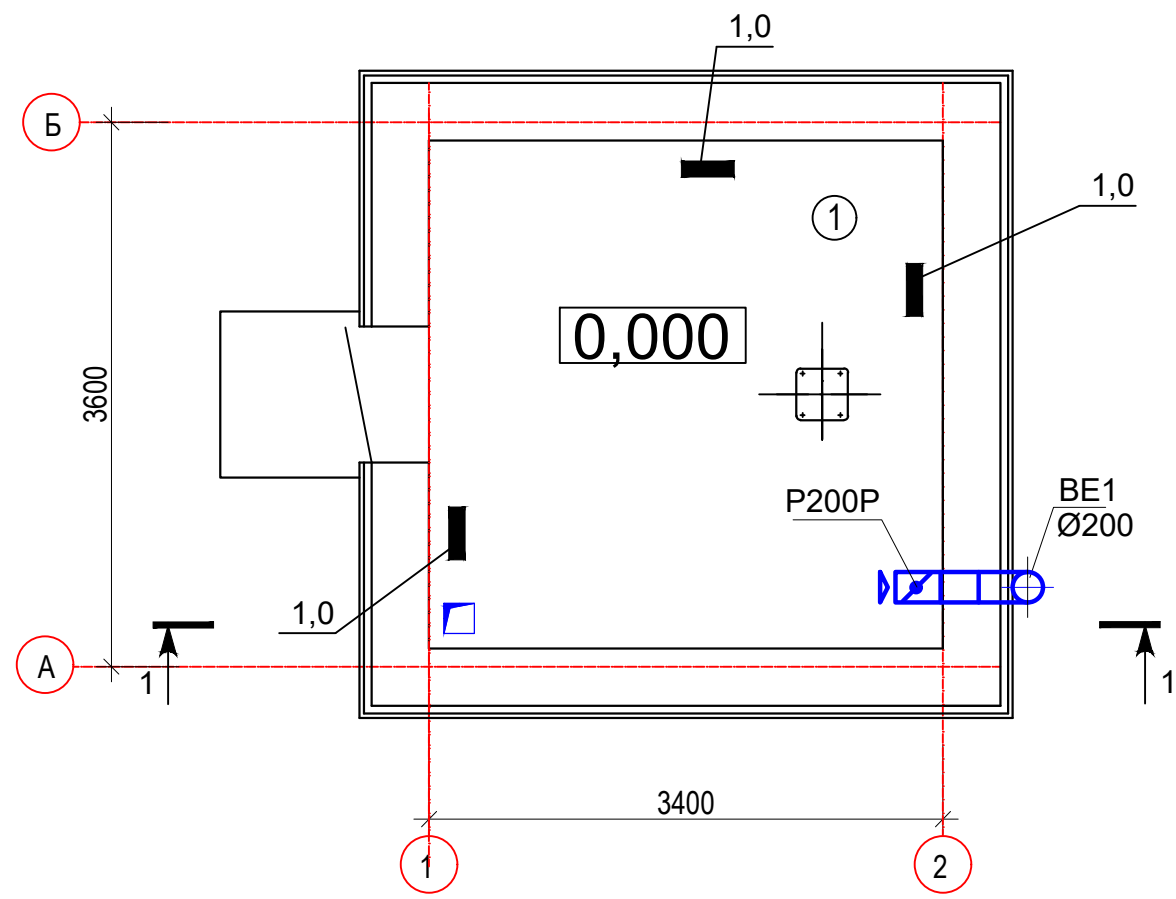

УСЛОВНЫЕ ОБОЗНАЧЕНИЯ

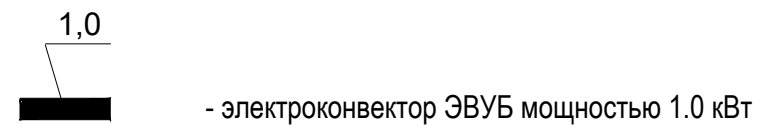


Экспликация помещений.

Воздухообмен

№ помеще-ния	Наименование	Объём, м3	Твн. °С	Вытяжка	
				Кр	L, м3/час
1	Насосная станция I подъема	34,3	5	1	35

РАЗРЕЗ 1-1

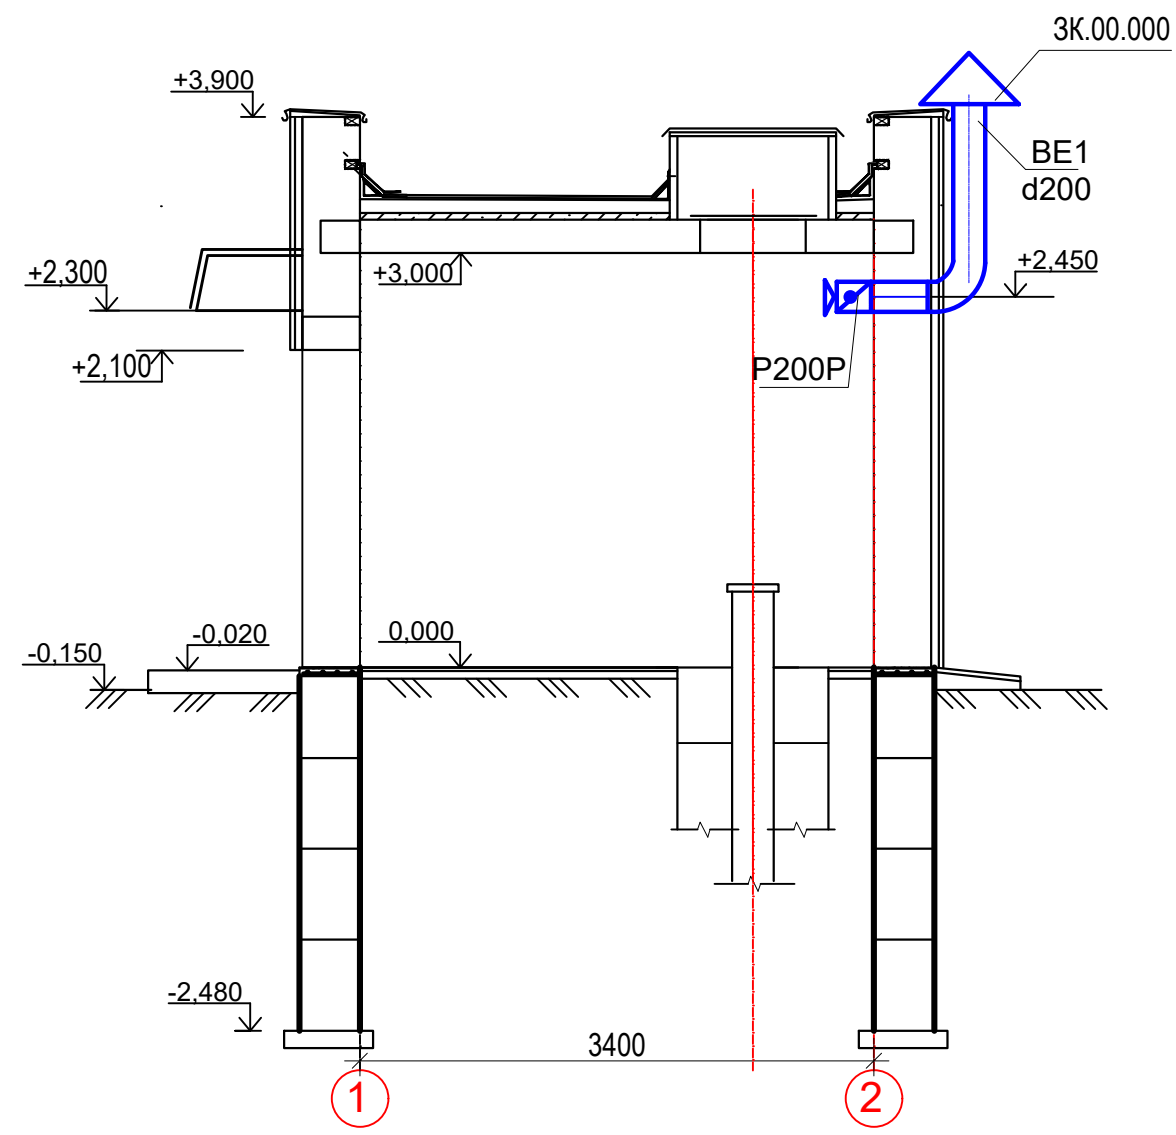

						06-24-1,2-ОВ			
						"Строительство сетей водоснабжения и водозаборных сооружений в с. Красный Яр, Бородулихинского района, области Абай"			
Изм.	Кол.уч.	Лист	№ док.	Подпись	Дата	Насосная станция I подъема Сооружение 1, 2	Стадия	Лист	Листов
ГИП		Кенесхан			05.25		РП	2	
Разработал		Бекимбаева			05.25	План на отм. 0.000. Разрез 1-1. Схема системы вентиляции BE1	ТОО "Восток облпроект" ГСЛ №15012141		
Н. контр.		Мананов			05.25				

Взамен инв. №	
Подпись и дата	
Инв. № подл.	

[illegible]

						06-24-1,2-ОВ.СО				
						"Строительство сетей водоснабжения и водозаборных сооружений в с. Красный Яр, Бородулихинского района, области Абай"				
Изм.	Кол.уч	Лист	Ндок.	Подп.	Дата					
						Насосная станция I подъема Сооружение 1, 2		Стадия	Лист	Листов
ГИП		Кенесхан			05.25			РП	1	1
Разработал		Бекимбаева			05.25	Спецификация оборудования, изделий и материалов.		ТОО "Востокоблпроект" ГСЛ №15012141		
Н. контр.		Мананов			05.25					