




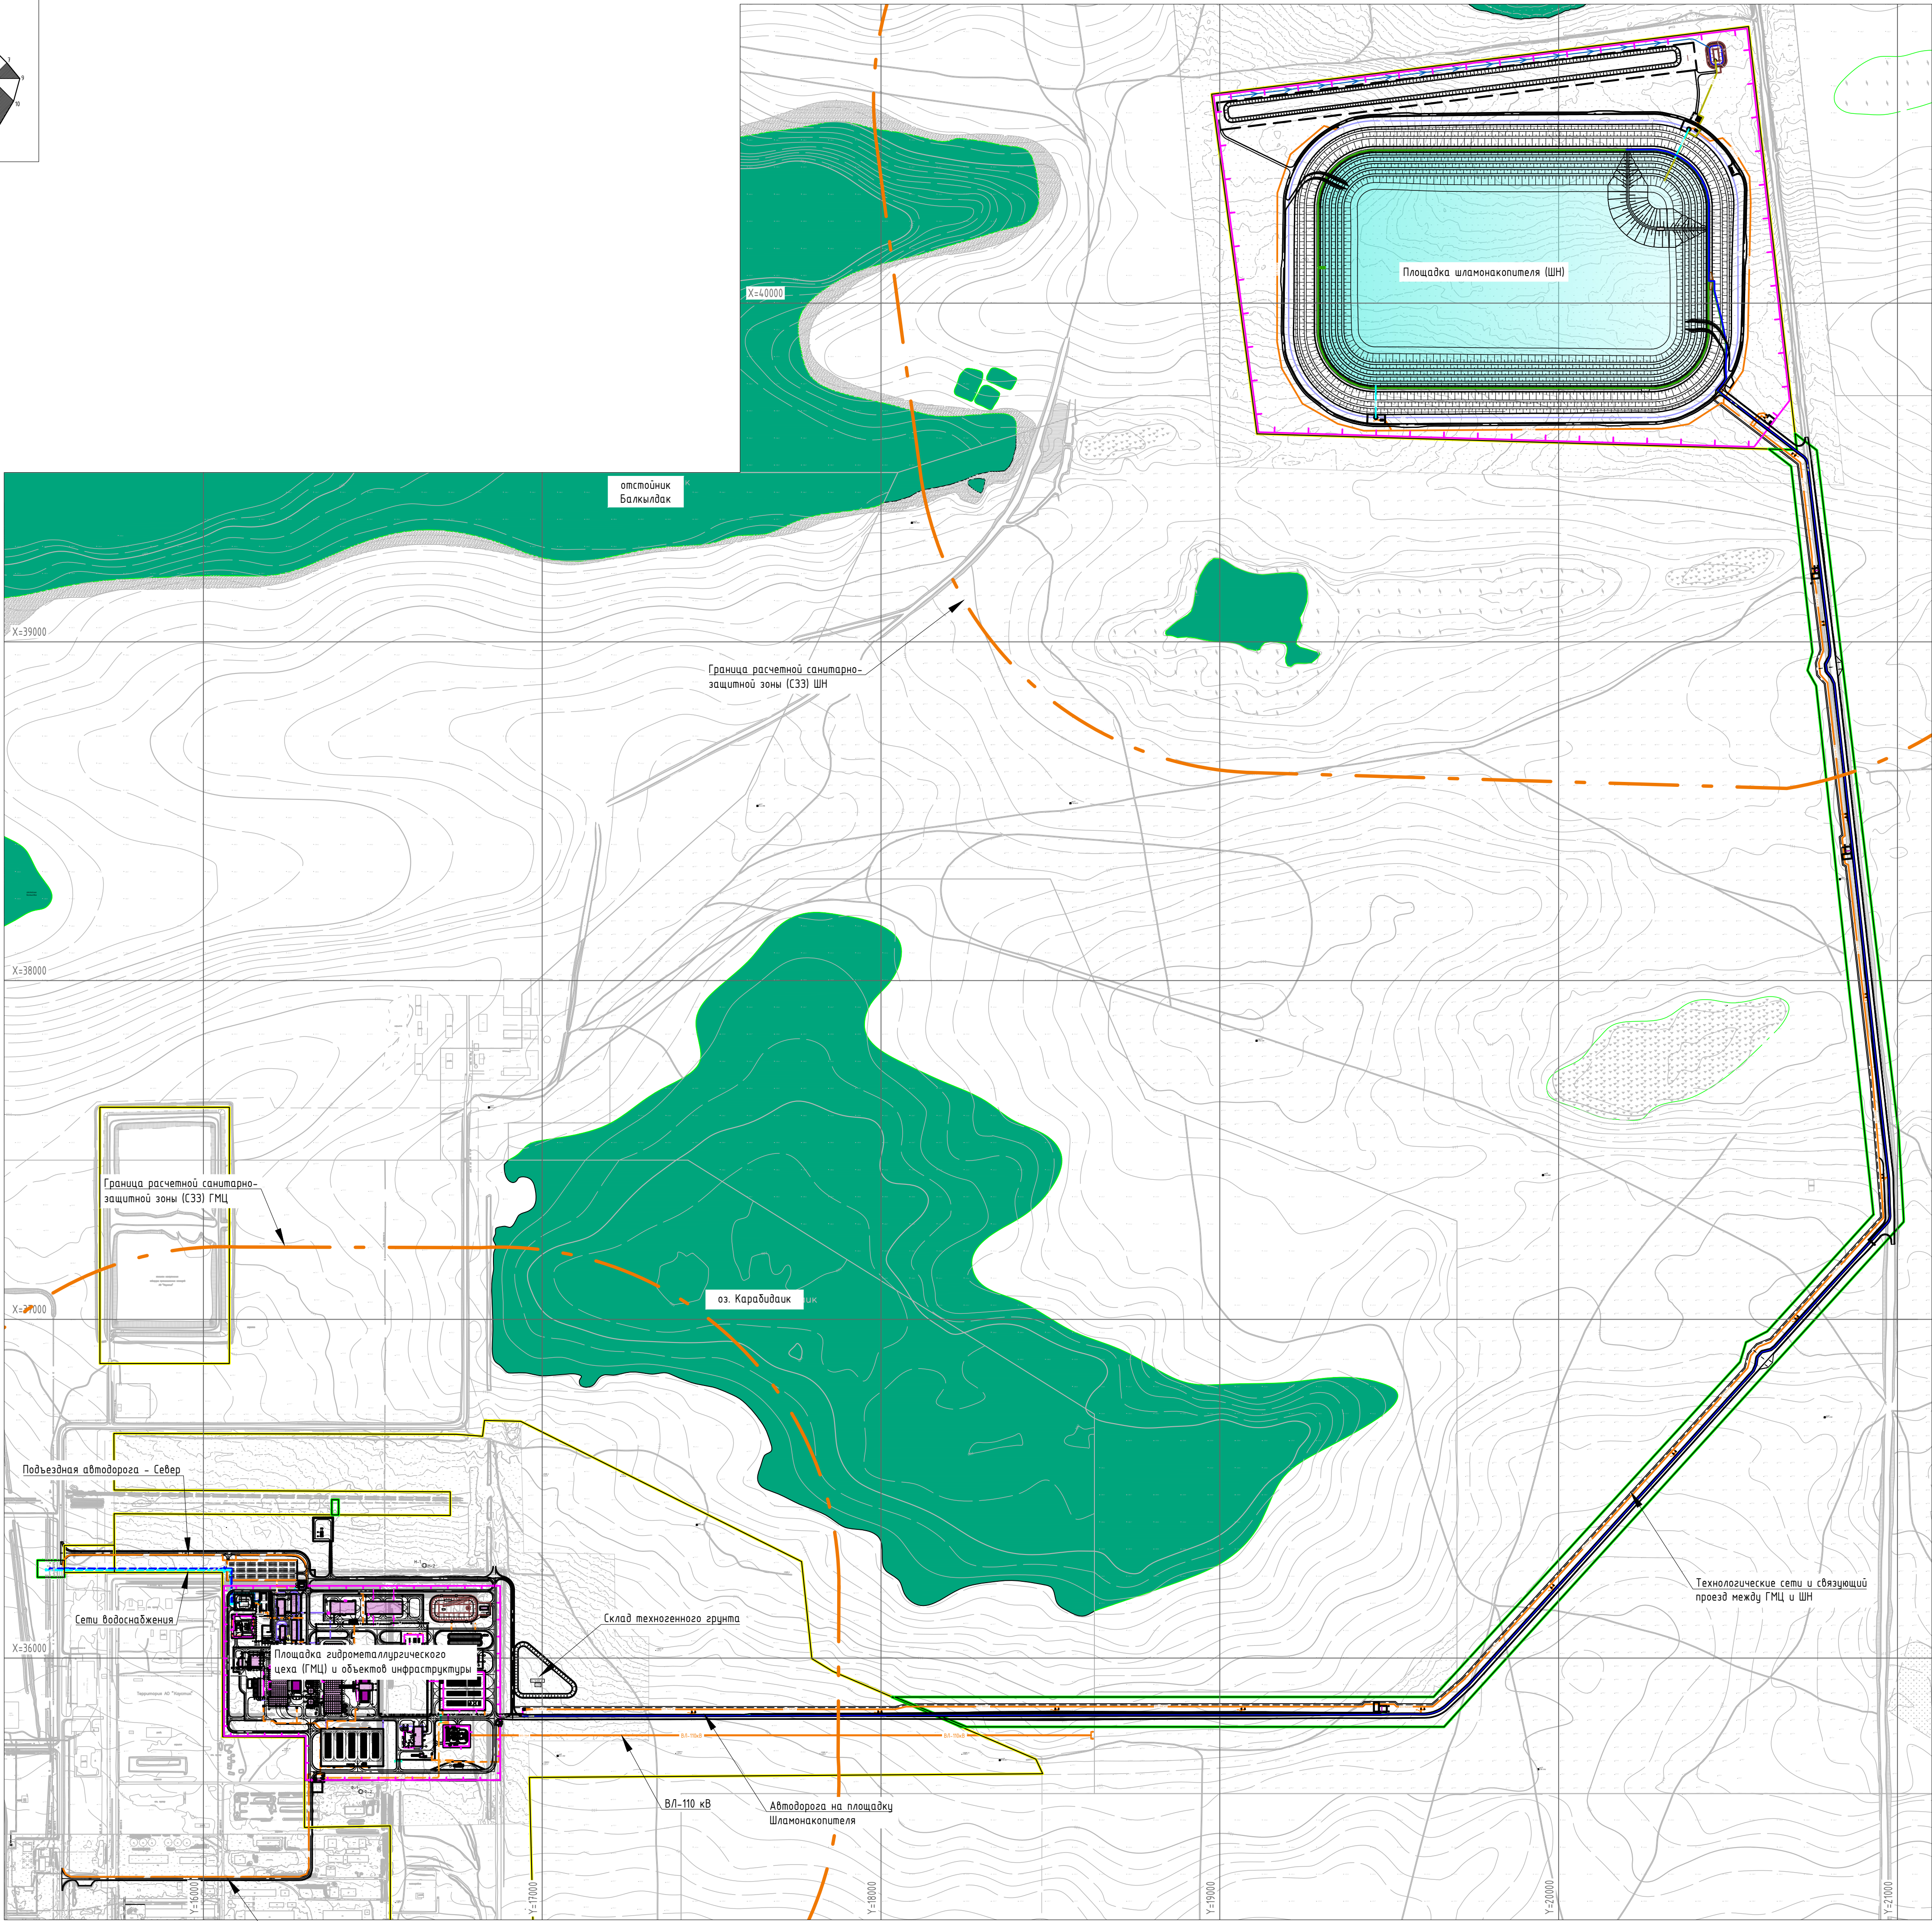


Схема расположения СЗЗ

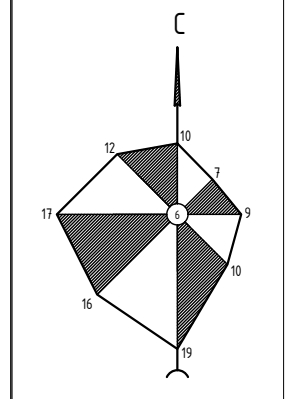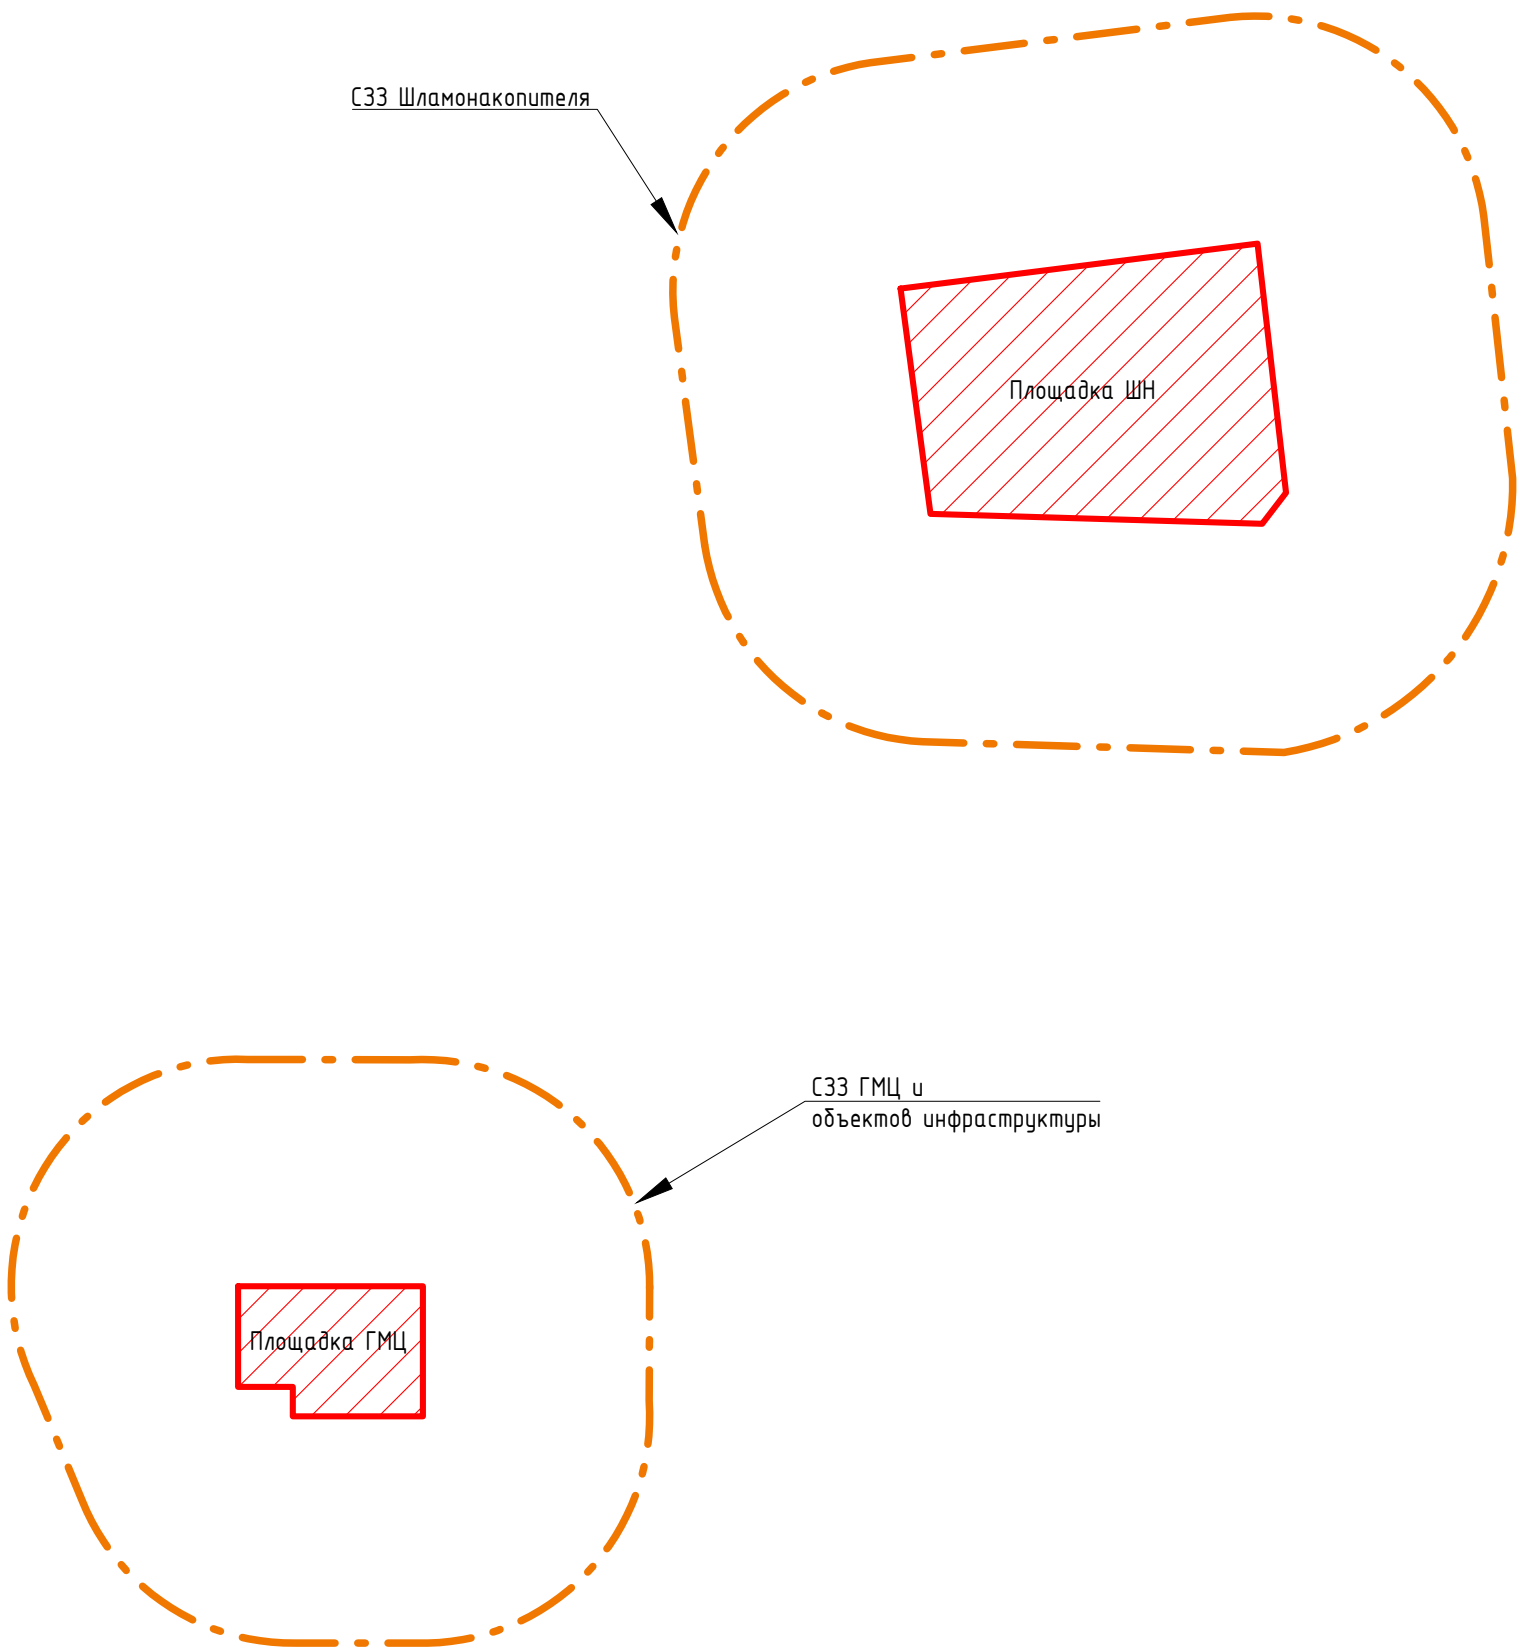

1. Система координат - Местная. Система высот - Балтийская

						ТОО «Ертіс гидрометаллургический комбинат»		
						Ертіс гидрометаллургический комбинат (ЕГМК)		
Изм.	Жел.уч.	Лист	№ док.	Подпись	Дата			
Разработал					10.25	Стадия	Лист	Листов
Проверил						П	1	3
Нач. отдела								
Н. контр.						Ситуационный план предприятия (1:10000) АО «ПОЛИМЕТАЛЛ ИНЖИНИРИНГ»		
ГИП								

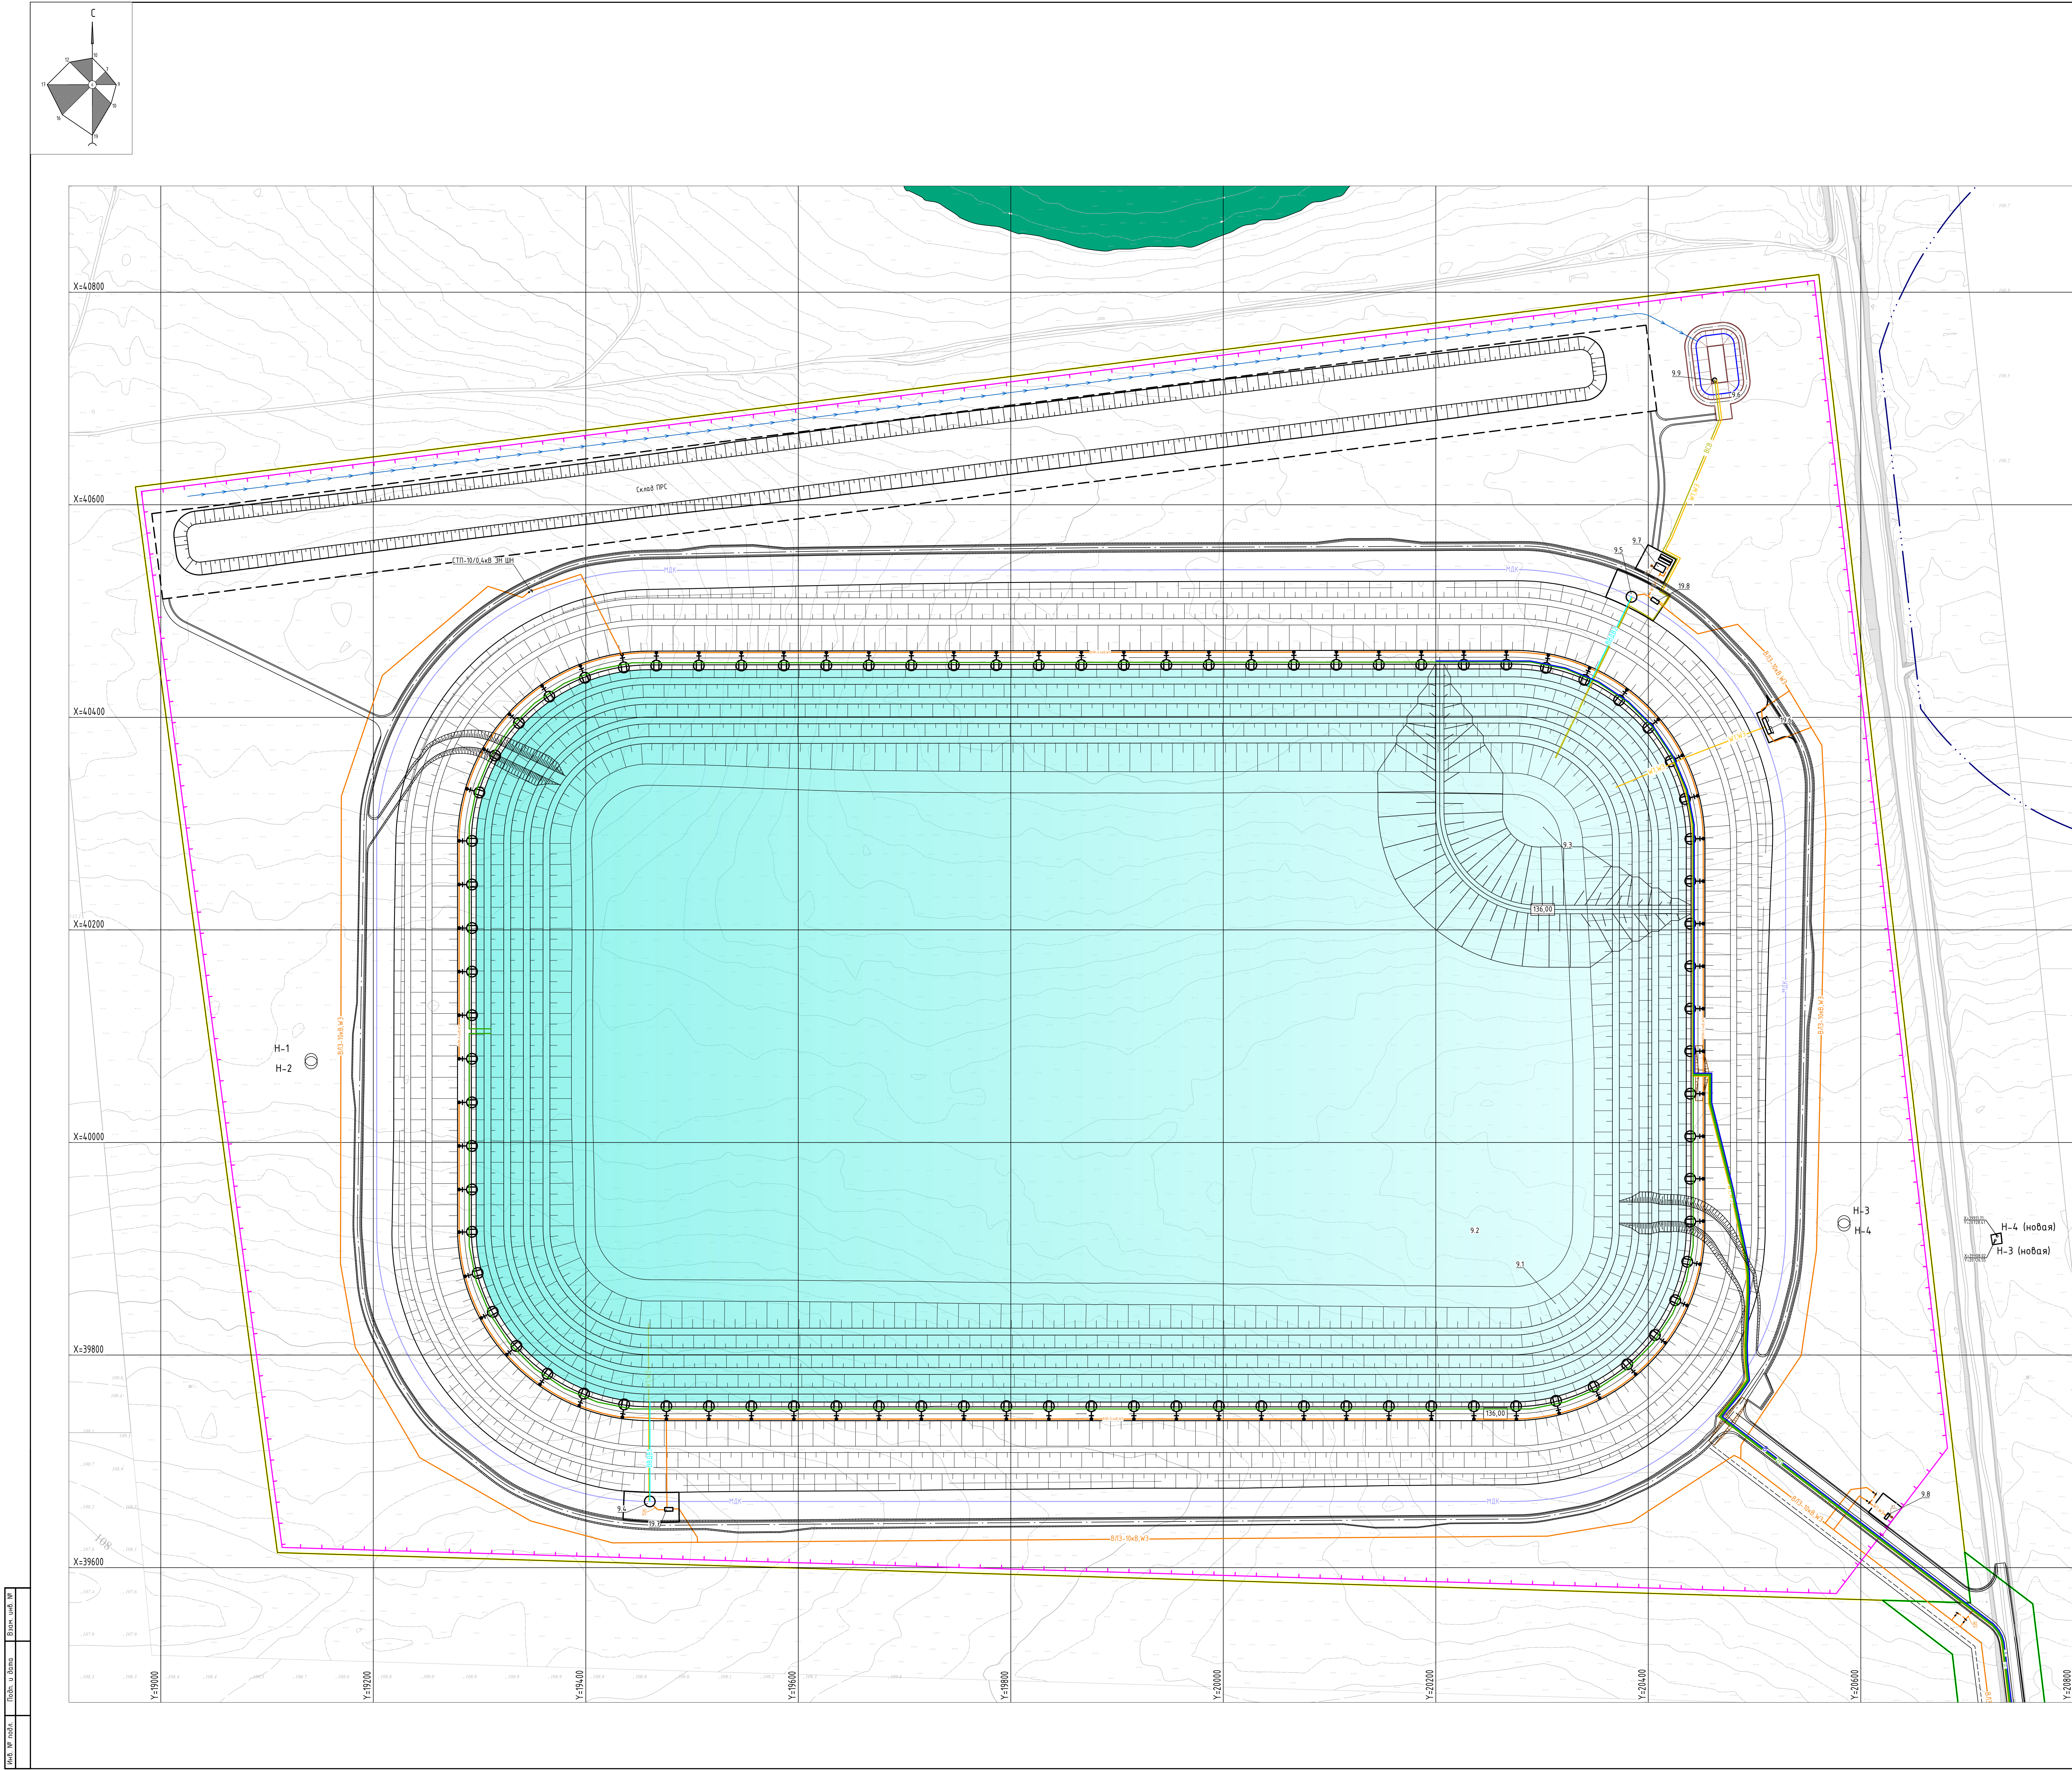

Экспликация зданий и сооружений		
Номер на плане	Наименование	Примечание
9	Перерабатывающий комплекс	
9.1	Шламонакопитель	Новое строительство
9.2	Осаждающая дамба	Новое строительство
9.3	Ложе шламонакопителя	Новое строительство
9.4	Плывучая насосная станция оборотного водоснабжения	Новое строительство
9.5	Дренажная насосная станция № 1	Новое строительство
9.6	Дренажная насосная станция № 2	Новое строительство
9.7	Аккумуляционная емкость	Новое строительство
9.8	Операторская	Новое строительство
9.9	Дистиллерская	Новое строительство
9.10	Насосная станция № 1	Новое строительство
9.11	Теплоэнергетический комплекс	
19	КТПН-10/0,4 кВ	
19.6	КТПН-10/0,4 кВ ПНС ШН	Новое строительство
19.7	КТПН-10/0,4 кВ ДНС №1 ШН	Новое строительство
19.8	КТПН-10/0,4 кВ ДНС №2 ШН	Новое строительство

Условные обозначения

- Граница существующего земельного участка (ЗУ)
- Водоохранная зона (ВОЗ) 300 м
- Проектируемое озарождение
- Канализационная линия
- Магистральный дренажный коллектор
- Путь/лоб разлив/резервиров
- Путь/лоб разлив/резервиров
- Путь/лоб разлив/резервиров
- Воздушная линия ВЛЗ-10кВ
- Воздушная линия ВЛЗ-10кВ
- Сети электрические 0,4 кВ
- Сети связи
- Наблюдательные скважины

Лист № 1 из 1
Всего листов 1
Лист № 1 из 1

ТОО «Ертыс гидрометаллургический комбинат»									
Ертыс гидрометаллургический комбинат (ЕГМК)									
Мас. чл. №	Лист №	Всего листов	Дата	Подпись	Дата	Страна	Лист	Листов	
Разработчик	1	1	19.05			П	3		
Проверка									
Нач. отдела									
Н. контр.									
Генд.									
Площадка шламонакопителя 5 очередь (1:2000)									
АО «ПОЛИМЕТАЛЛ-ИР-ОХИИРИНГ»									